

Ing. Salvatore Baldanza  
EDILIZIA - IMPIANTI - SICUREZZA  
Via Roma, 38 Termini Imerese (PA)  
Tel 0918112444; email s.baldanza66@gmail.com


# ELABORATI GRAFICI

Pianta via Agrigento, 76 piani secondo e terzo lotto 14




# IMMOBILE IN MARINEO VIA AGRIGENTO, 76

- Fg. 15, p.IIa 329, sub 2 -

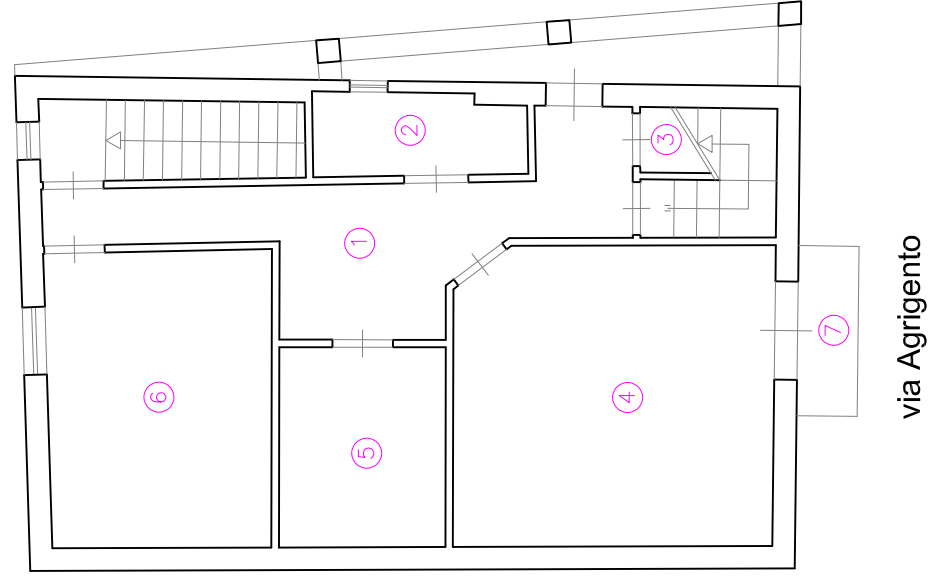

- ① Corridoio/Disimpegno
- ② W.c.doccia
- ③ Ripostiglio
- ④ Camera
- ⑤ Ripostiglio
- ⑥ Cucina-Pranzo
- ⑦ Balcone

PIANTA PIANO SECONDO  
Scala 1:100  
Stato attuale

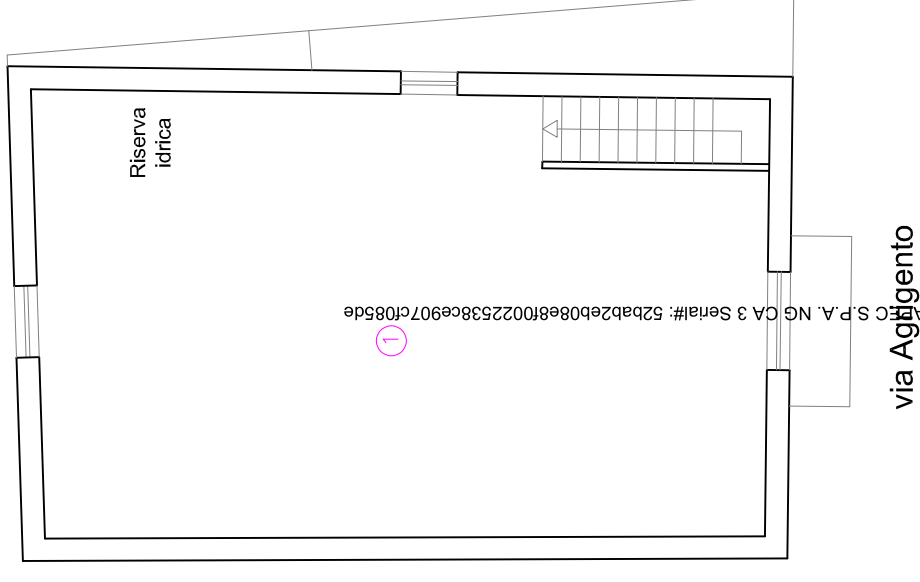

- ① Mansarda

PIANTA PIANO TERZO  
Scala 1:100  
Stato attuale

Firmato Da: BALDANZA S.L. Emesso Da: ARUBA S.P.A. NG CA 3 Serial#: 52bab2eb08e8f0022538ce907c1085de

