


Ing. Salvatore Baldanza
EDILIZIA - IMPIANTI - SICUREZZA
Via Roma, 38 Termini Imerese (PA)
Tel 0918112444; email s.baldanza66@gmail.com

ELABORATI GRAFICI

Pianta via Agrigento, 76 piano primo lotto 15


IMMOBILE IN MARINEO VIA AGRIGENTO, 76
 - Fg. 15, p.lla 329, sub. 4 -

VIA VITTORIO ALFIERI

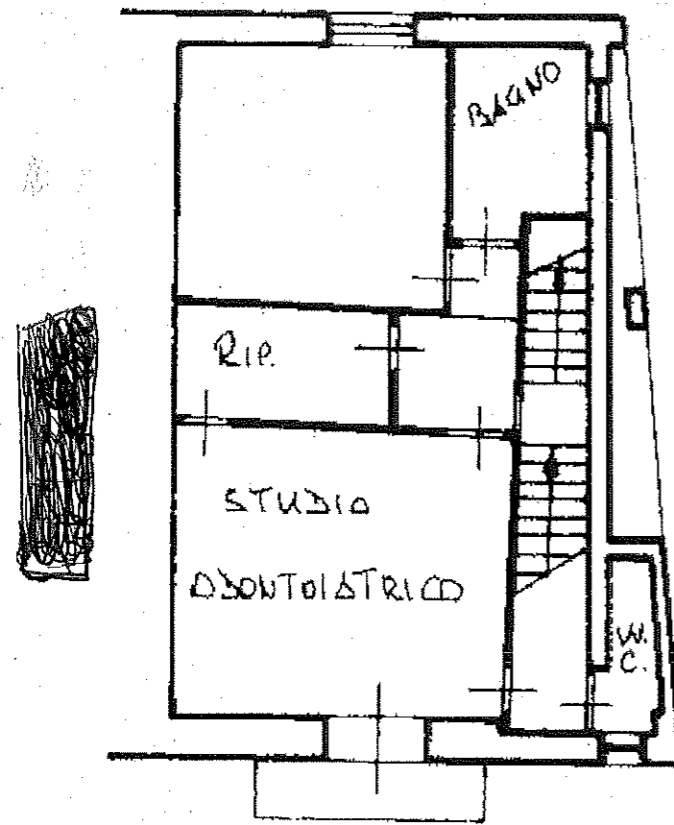

PIANTA PIANO PRIMO
 Scala 1:100
 Stato di progetto

VIA DON GIUSEPPE CALDERONE

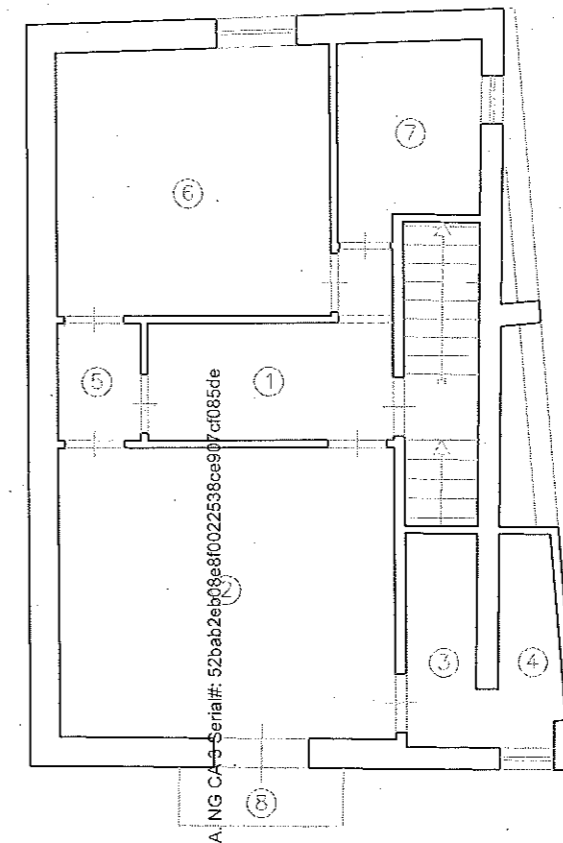

PIANTA PIANO PRIMO
 Scala 1:100
 Stato attuale

- ① Ingresso
- ② Camera
- ③ Anti W.c./Ripostiglio
- ④ W.c.
- ⑤ Disimpegno
- ⑥ Camera
- ⑦ W.c.bagno
- ⑧ Balcone

P.A. NG CA 9 Serial#: 52bab2eb08e8f0022538ce907cf085de
 Firmato Da: ARUBAPE...
 Firmato Da: BALDANZA SALVAT...